


住戸平面図（火災警報器配置図） S=1:50

凡例 : ● は、火災警報器（煙式）の位置を示す

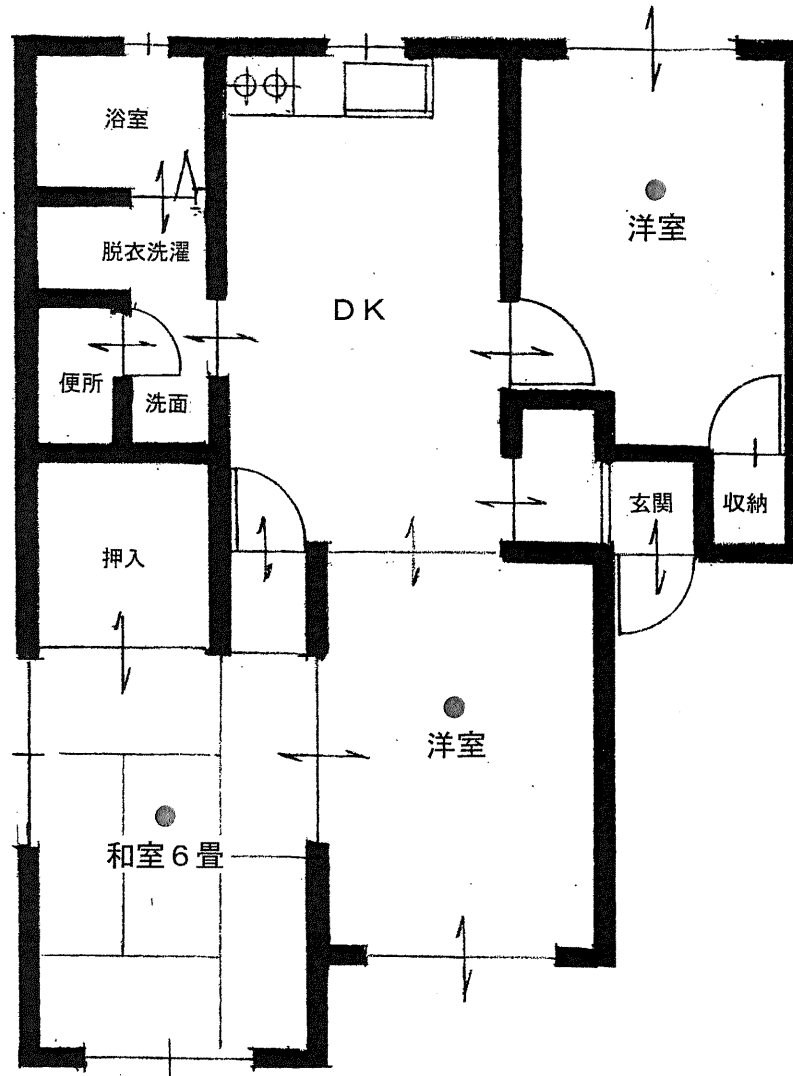

団地名	
構造	木造
規模	3DK
戸数	6戸

特記

小海町町営住宅火災警報器設置工事

全19葉の内15	工事名	小原団地（木造・3DK）
所長検図製図	図名	住戸平面図（火災警報器配置図）
図番	2001515	縮尺 1:50 平成21年1月 日

小海建築設計事務所

1級建築士事務所 長野県登録 第(佐久)D-282号
〒201-8511 佐久市 小海町 1-1-1 小海ビル 2F